
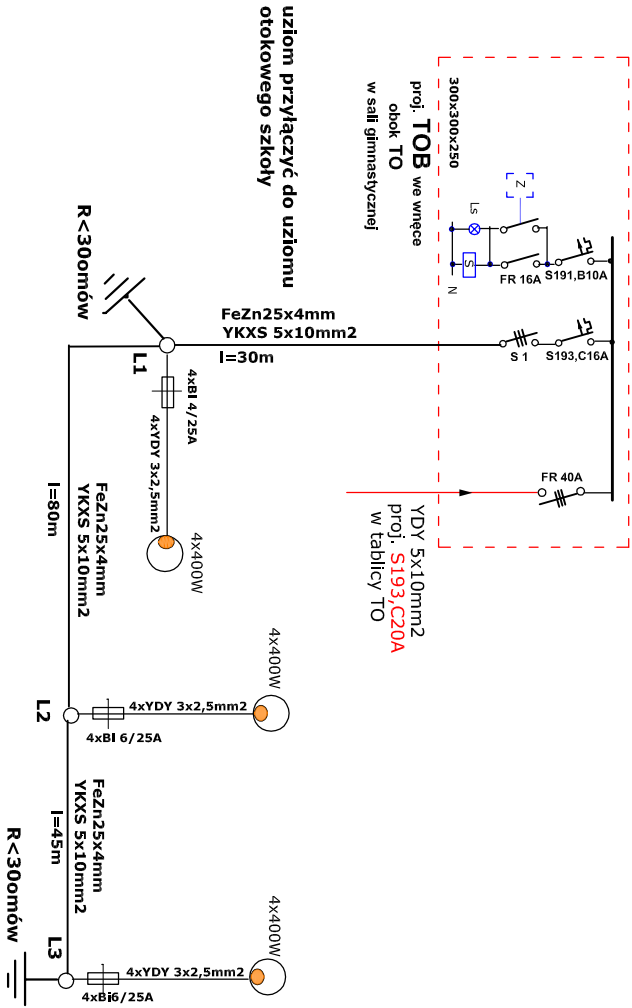


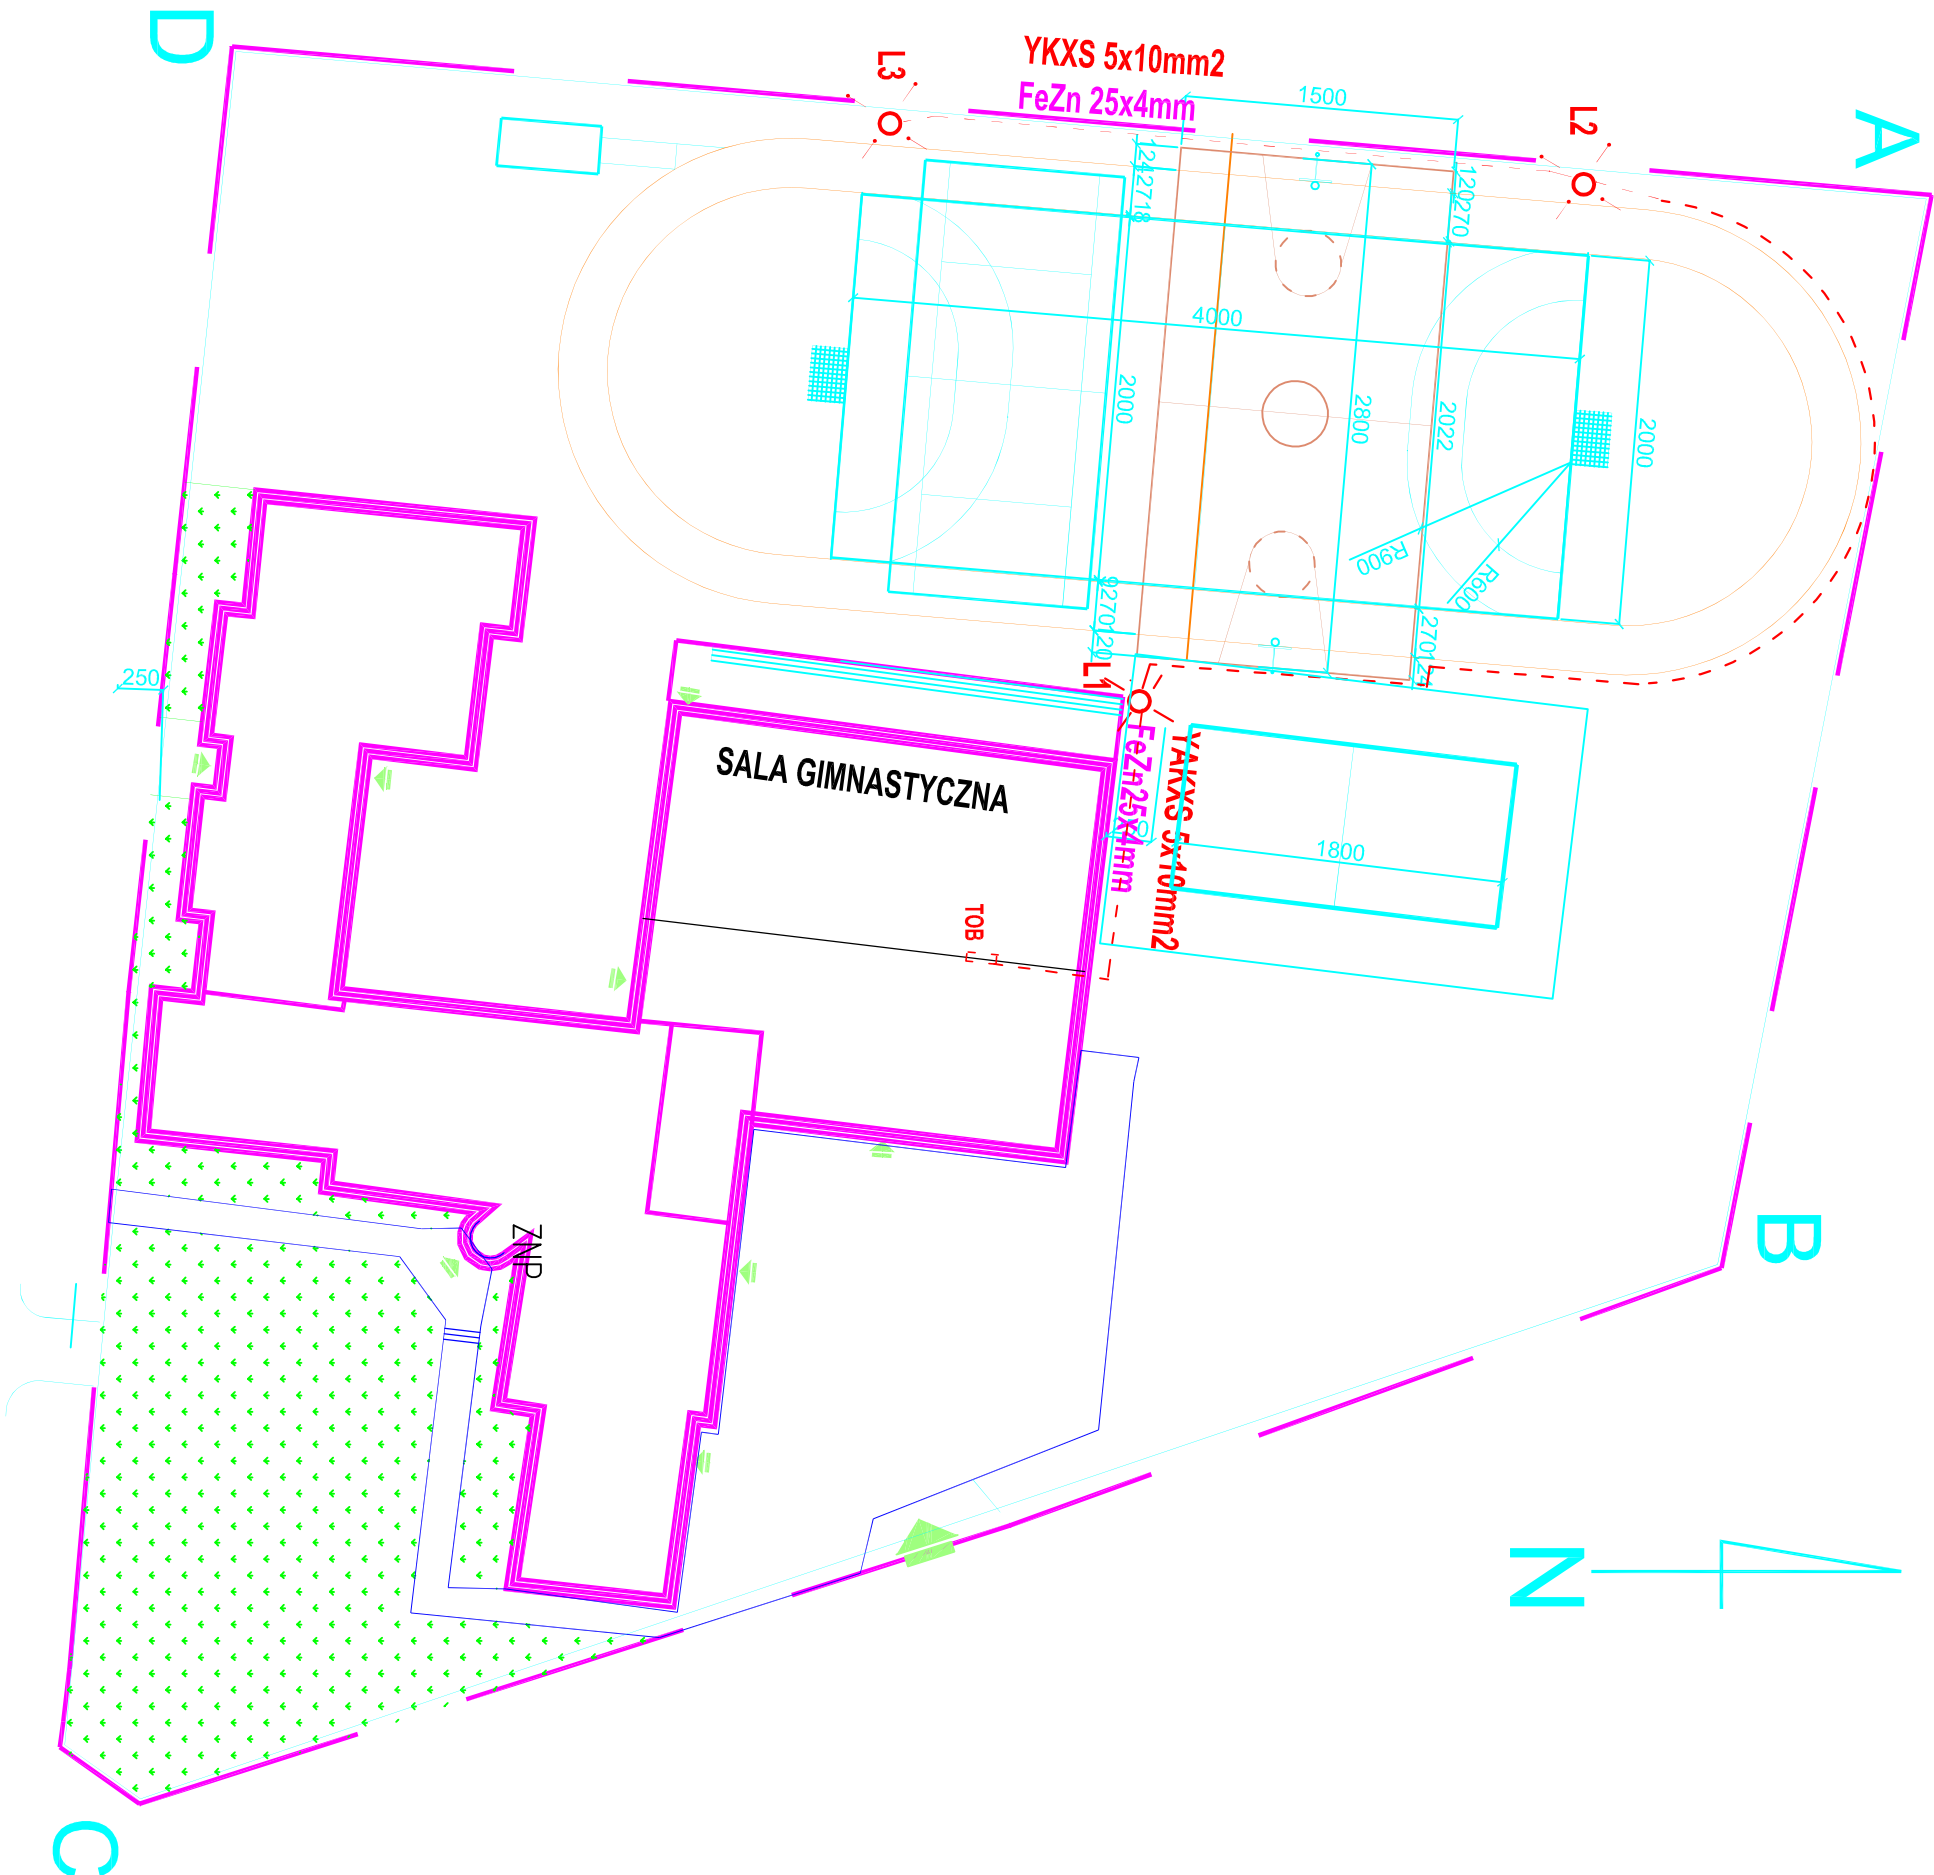

schemat ideowy oświetlenia zewnętrznego

LEGENDA

maszty stal, stozkowe
wys., ok 12m z fundam.
i konstrukcją dla 4
projektorów 400W
oraz uzemnieniem

kabel oświetleniowy
YKXS 5x10mm2
+FeZn25x4mm

REMONT SZKOŁY W GUZOWIE Guzów ul.Łubieńskich 2	
BIURO PROJEKTOWE: DOMPOL EWA GRZEŚIAK ul. Okulickiego 6B 96-300 Żyrardów e-mail: ewa.grzesiak@poczta.fm tel.: 601-378-952	INWESTOR: WÓJT GMINY WISKITKI GMINA WISKITKI 96-315 WISKITKI UL. KOSCIUSZKI 1
NAZWA RYŚUNKU: PLAN ZAGOSPODAROWANIA TERENU – z oświetleniem zewn.	DATA: grudzień 2007 FAZA: projekt budowl.wyk.
Projektant: mgr inż. LECHOSŁAW PIOTROWSKI	Podpis: SKALA: 1:500
Nr uprawnień: 82/81 Skieriewnice	BRANŻA: elektryczna NR RYS.: 1