


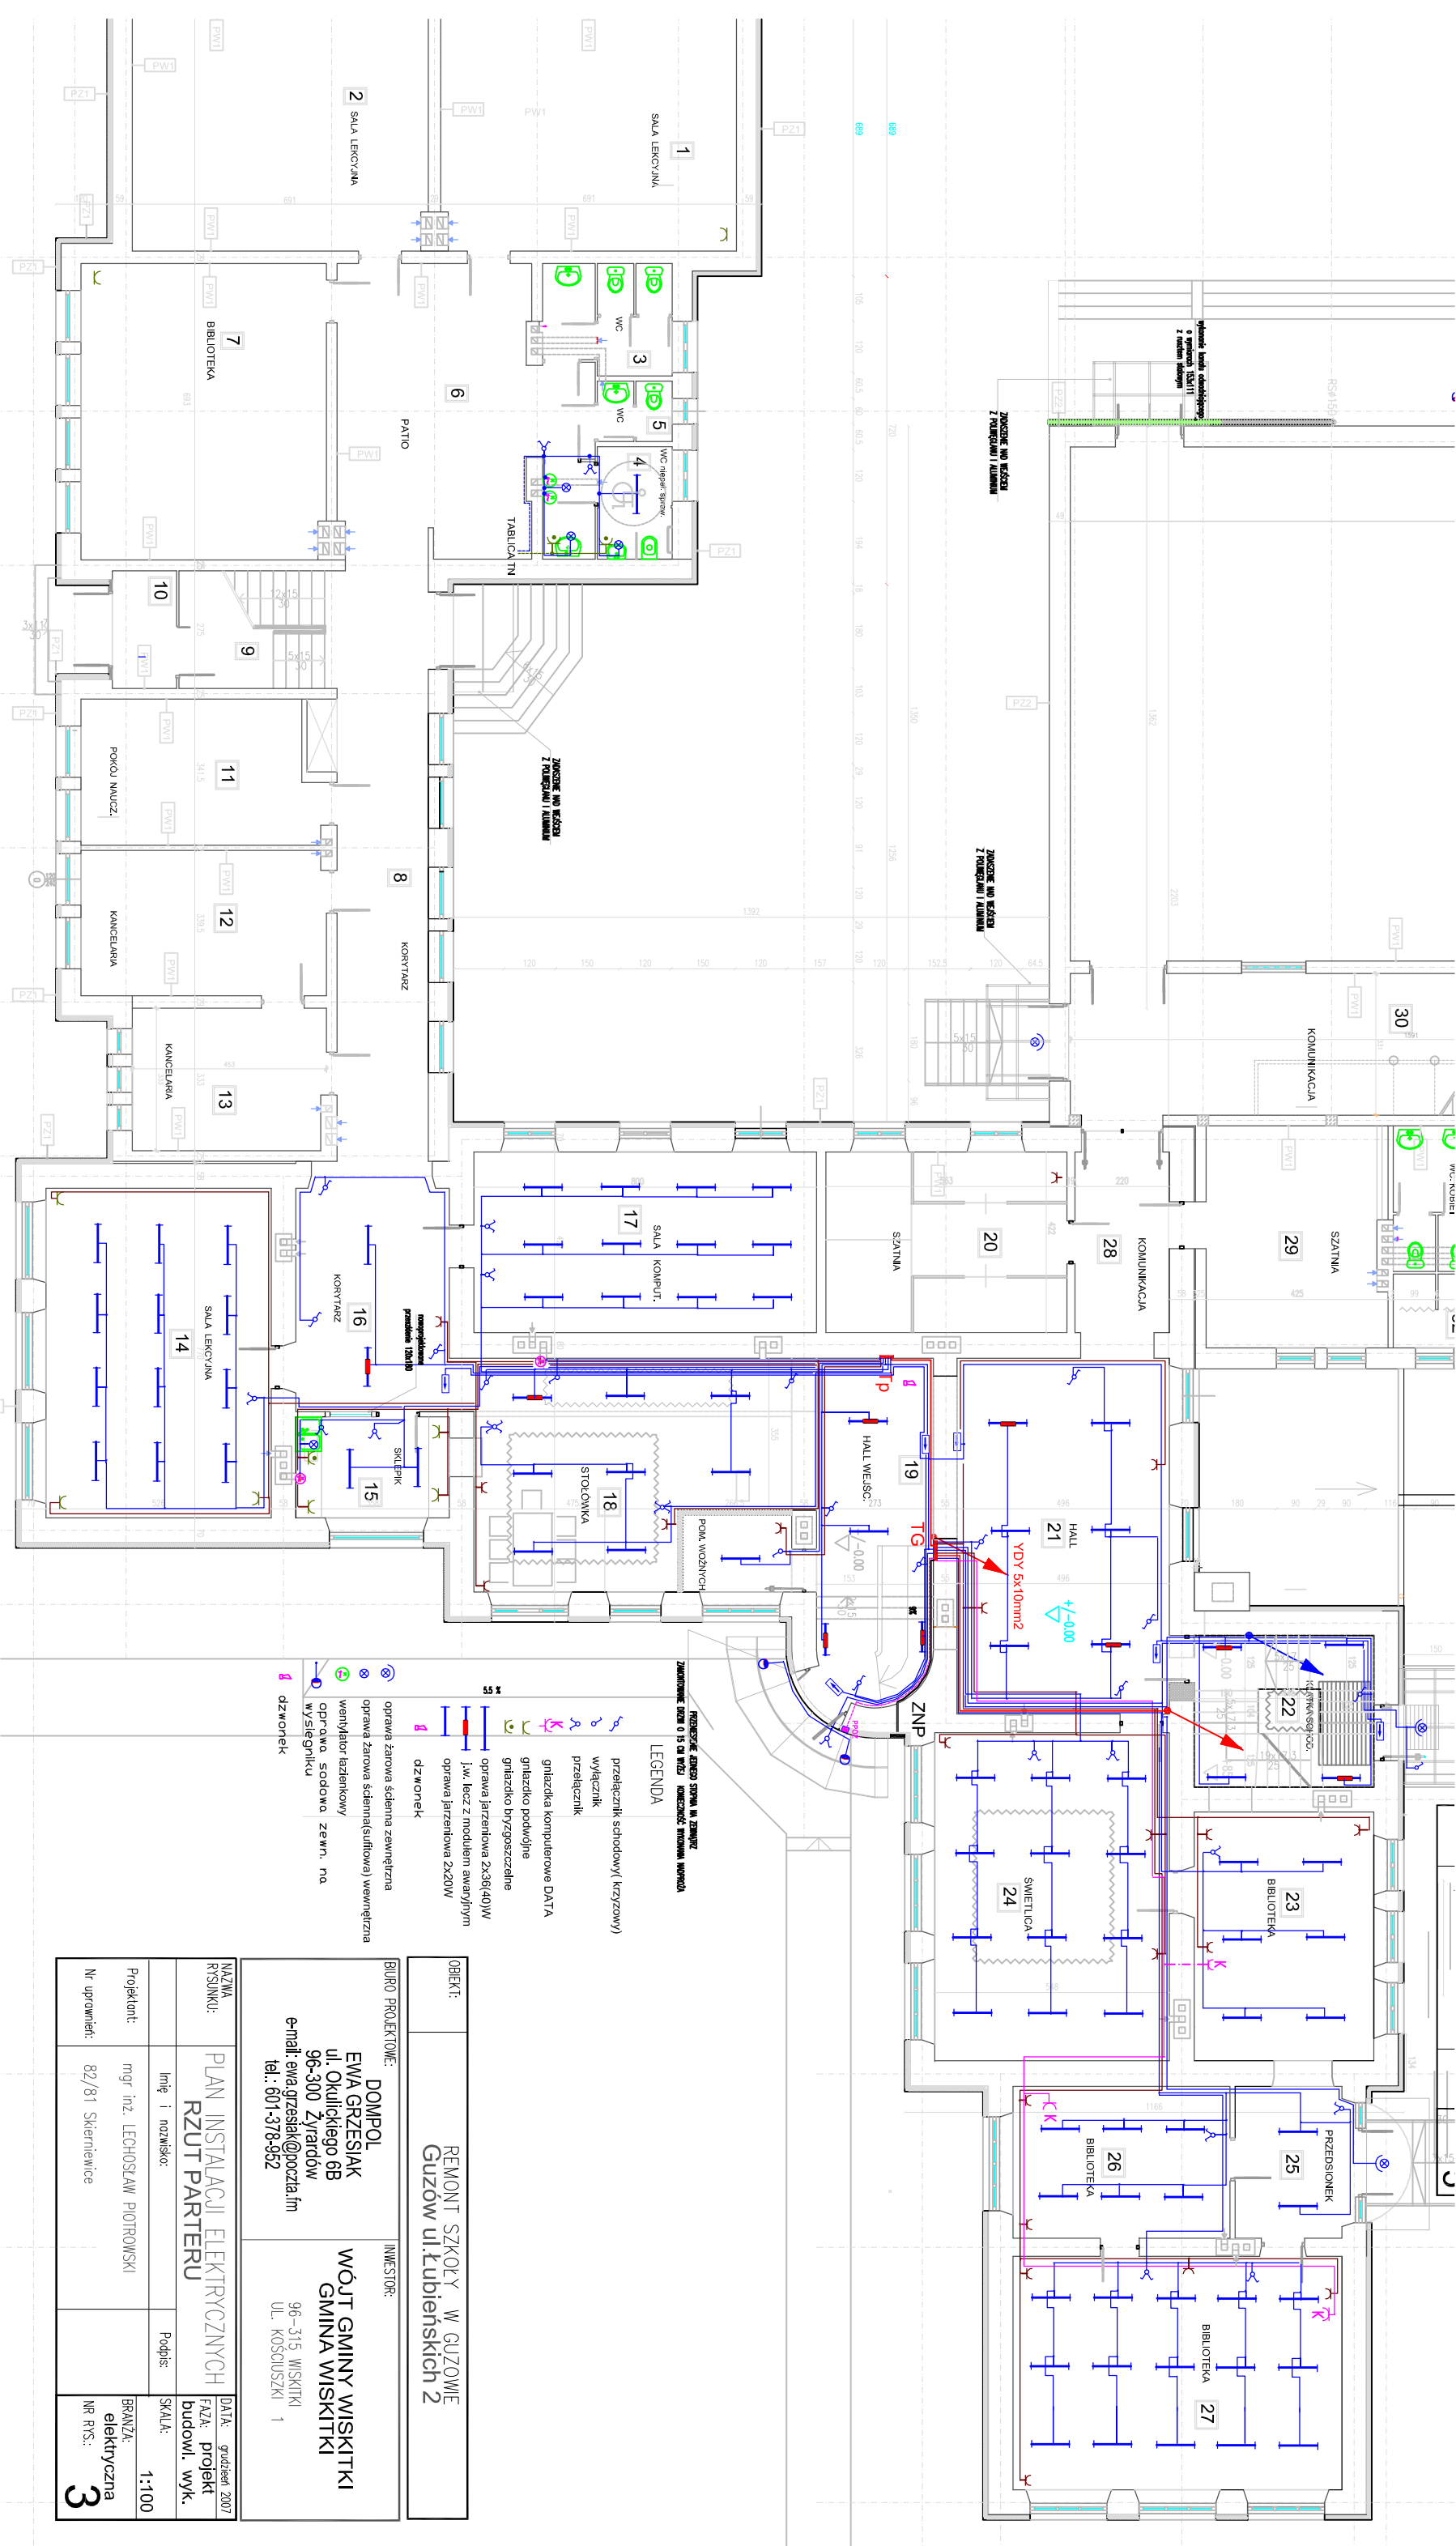

PRZESŁANIE SIŁY PRĄDU W ZAMIERZENIU
ZAMIERZENIE DZIAŁO O 15 CM WŁOŻY KIEROWNIKOWI WYKONANIE WYKONANIA

LEGENDA

- przełącznik schodowy (krzyżowy)
- wyłącznik
- przełącznik
- gniazdka komputerowe DATA
- gniazdka podwójne
- gniazdka trygocenne
- oprawa żarzeniowa 2x36(40)W
- oprawa żarzeniowa 2x20W
- dzwonek
- oprawa żarowa ścienna zewnętrzna
- oprawa żarowa ścienna (sufitowa) wewnętrzna
- wentylator łazienkowy
- oprawa, surowa, zewn. na
- wysięgniku
- dzwonek

OBIEKT:	REMONT SZKOŁY W GUZOWIE Guzów ul. Łubińskich 2		
BIURO PROJEKTOWE:	DOMPOL EWA GRZESIAK ul. Okulickiego 6B 96-300 Żyrdów e-mail: ewa.grzesiak@dompol.pl tel.: 601-378-952		INWESTOR: WÓJT GMINY WISKITKI GMINA WISKITKI 96-315 WISKITKI UL. KOŚCIUSZKI 1
NAZWA RYSUNKU:	PLAN INSTALACJI ELEKTRYCZNYCH RZUT PARTERU		DATA: grudzień 2007 FAZA: projekt budowl. wyk.
Projektant:	Imię i nazwisko: mgr inż. LECHOSŁAW PIOTROWSKI	Podpis:	SKALA: 1:100
Nr uprawnień:	82/81 Skierniewice		BRANŻA: elektryczna NR RYS.: 3