


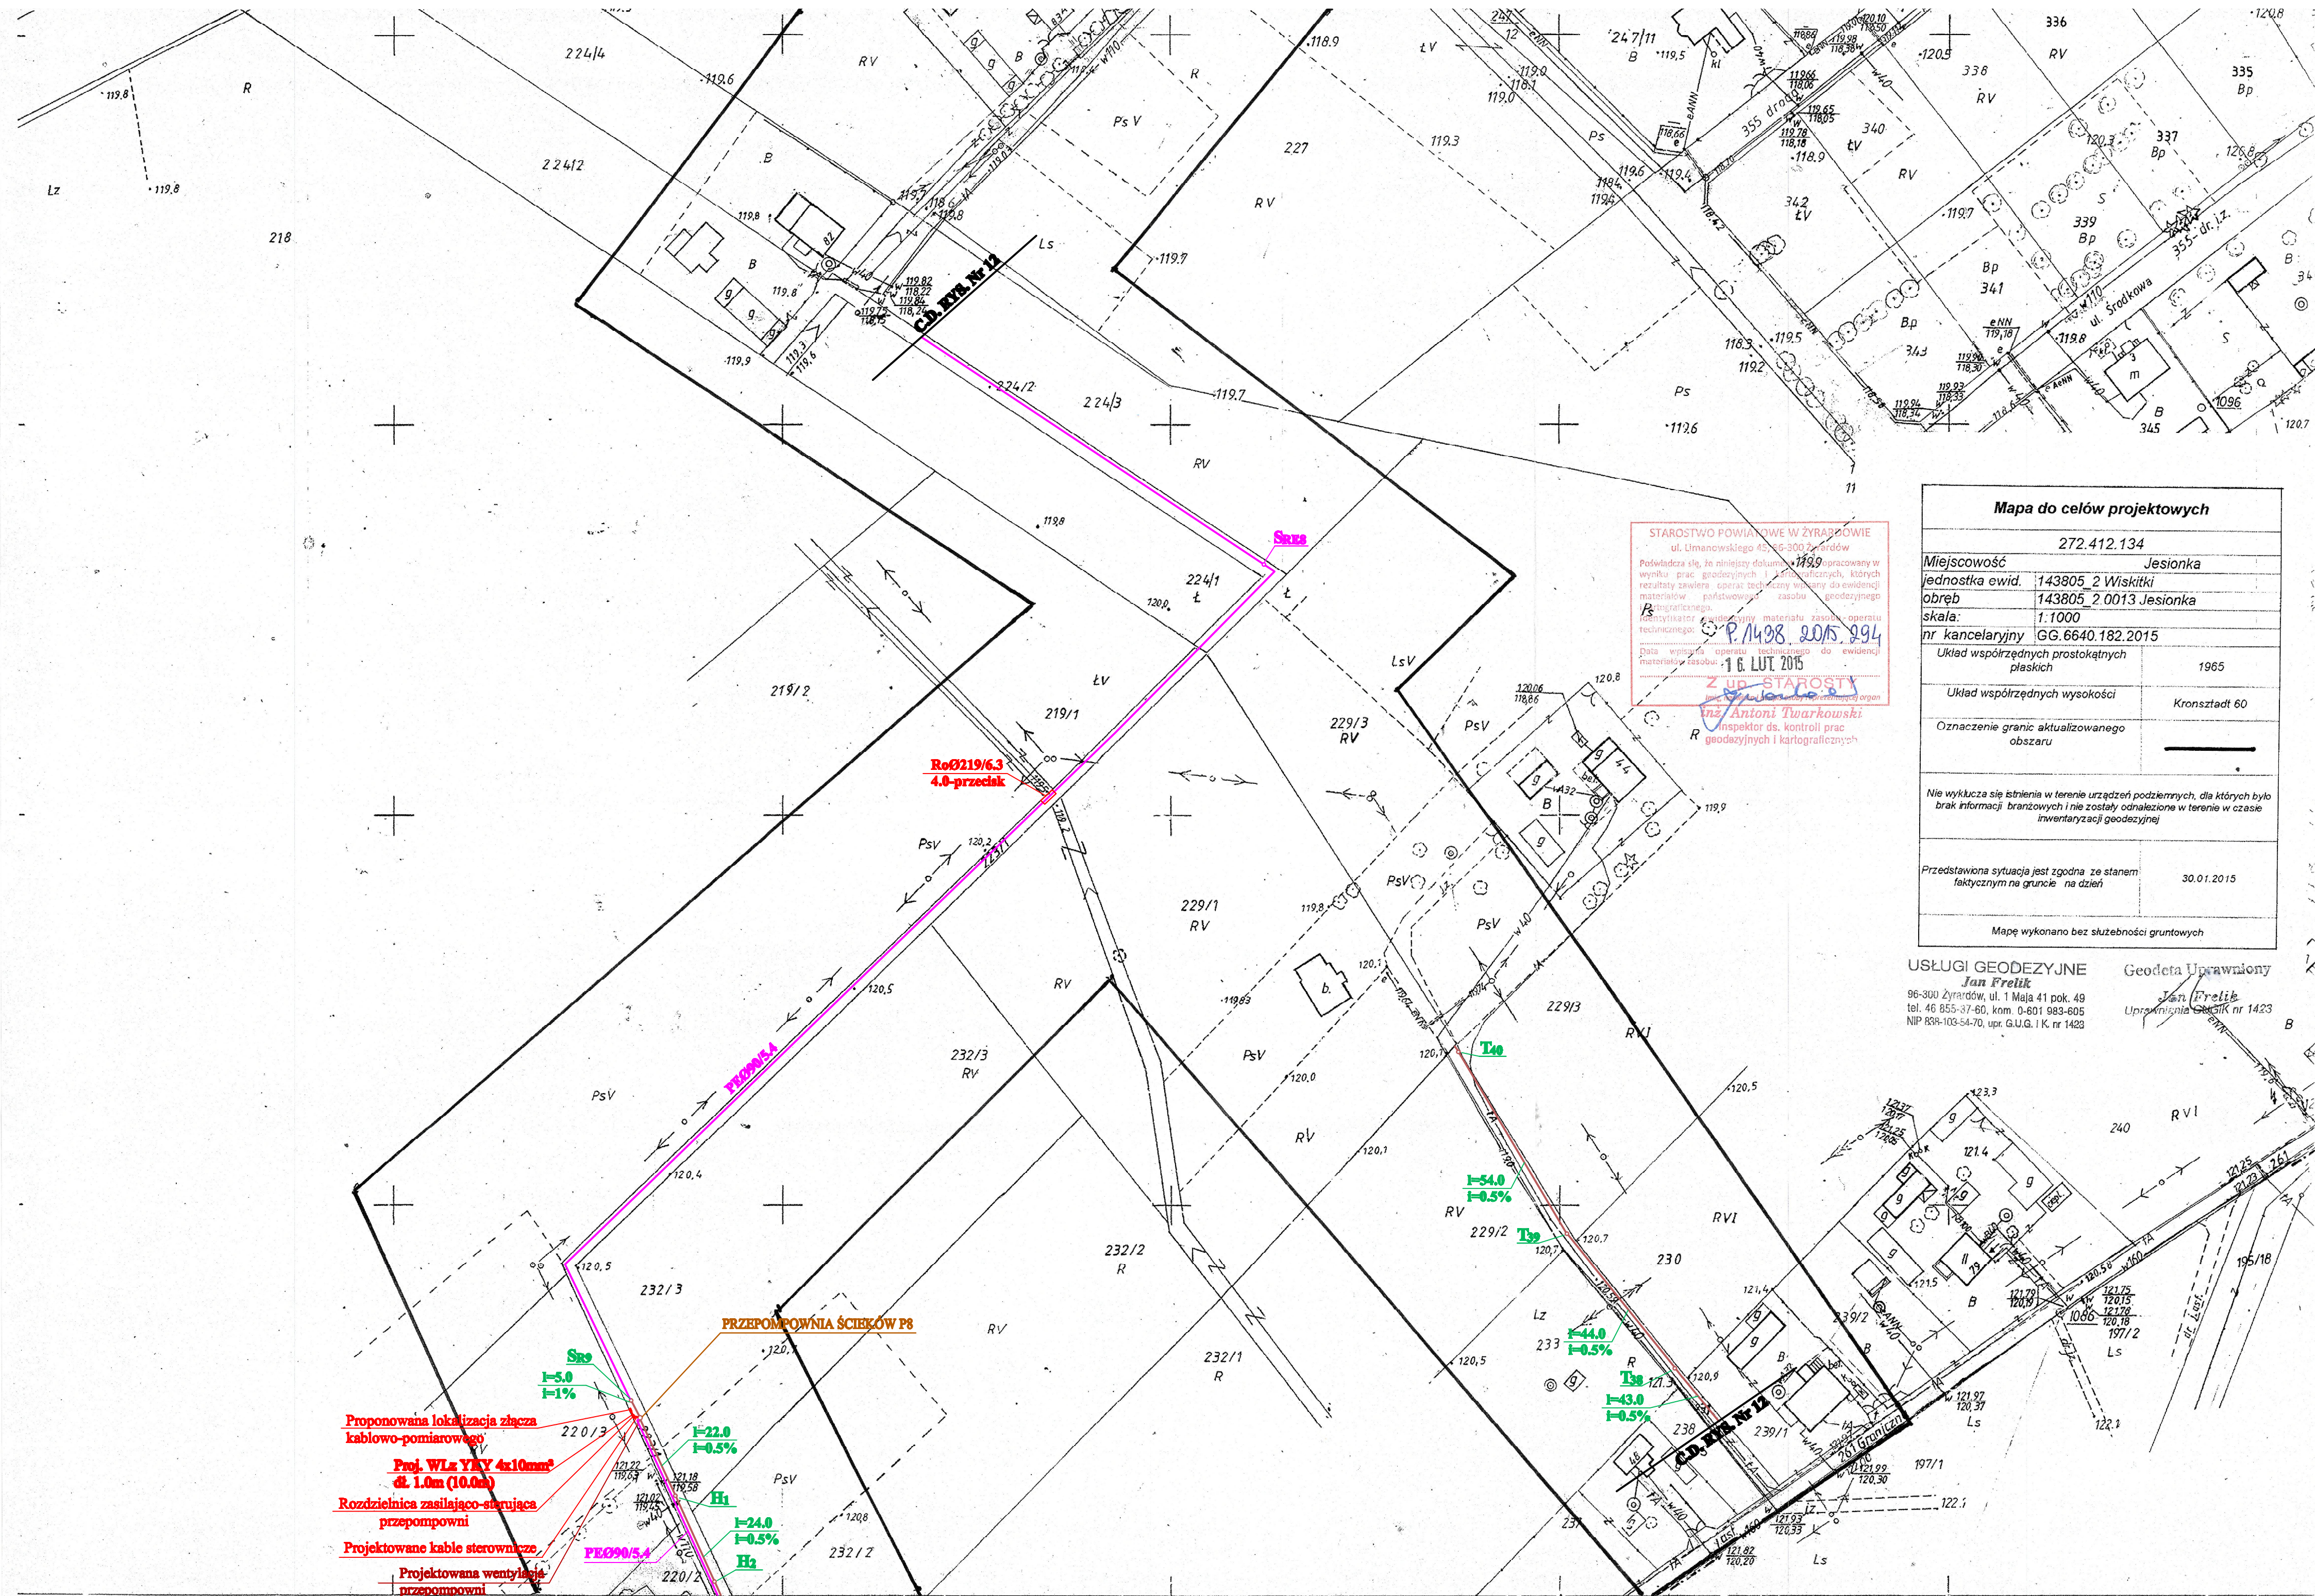

Mapa do celów projektowych	
Miejscowość	272.412.134 Jesionka
Jednostka ewid.	143805 2 Wiskitki
Obwód	143805 2.0013 Jesionka
Skala	1:1000
Nr kancelaryjny	GG.6640.182.2015
Układ współrzędnych prostokątnych płaskich	1965
Układ współrzędnych wysokości	Kronsztadt 60
Oznaczenie granic aktualizowanego obszaru	
Nie wykazuje się strnienia w terenie urządzeń podziemnych, dla których było brak informacji branżowych i nie zostały odwołane w terenie w czasie inwentaryzacji geodezyjnej	
Przedstawiona sytuacja jest zgodna ze stanem faktycznym na gruncie na dzień	30.01.2015
Mapę wykonano bez służebności gruntowych	

USŁUGI GEODEZYJNE
Jan Prok
96-300 Żyrardów, ul. 1 Maja 41 pok. 49
tel. 46 855-47-60, kom. 0-601 983-605
NIP 699-103-04-70, upr. G.U.G. I K, nr 1423

Geodeta Uprawniony
Jan Prok
Uprawnienie Geod. nr 1423

Proponowana lokalizacja złącza
kablowo-pomiarowego
Poj. WLe YKX 4x10mm²
dł. 1.0m (10.0m)
Rozdzielnica zasilająca-sterująca
przepompowni
Projektowane kable sterownicze
Projektowana wentylacja
przepompowni

PRZEPOMPOWNIA ŚCIEKÓW P8

OZNACZENIA	
	FV00000 Kanalizacja grawitacyjna
	FV00000 Odgałęzienie do posesji
	FE100 SDR 17 Kanalizacja ciśnieniowa

"ADIR" Sp. z o.o. Kielce		Projekt Budowlany
Data: 04.2015 r.		
Rys. 12/1		
Skala 1:1000		
Opis: Budowa sieci kanalizacji sanitarnej w miejscowości Jesionka gm. Wiskitki		
Adres: m. Jesionka, Lubno, Franciszów - gmina Wiskitki		
Przedmiot rys.: Projekt zagospodarowania terenu		
Projektował: mgr inż. Jarosław Markiton Upr. Nr AG.II.4/ZO/7131-2/377/01		
Projektant sieci, instalacji i urządzeń wodociagowych i kanalizacyjnych		
Opracował: mgr inż. Krzysztof Bielecki		
Projektował branża elektr.: mgr inż. Krzysztof Krupitaki Nr Upr. 107/75		
Sprawdził: mgr inż. Izabela Stachurska Upr. Nr KL-129/2002		
Projektant sieci, instalacji i urządzeń wodociagowych i kanalizacyjnych		
Sprawdził: branża elektr.: mgr inż. Hubert Krupitaki Nr Upr. KL-111/2001		