


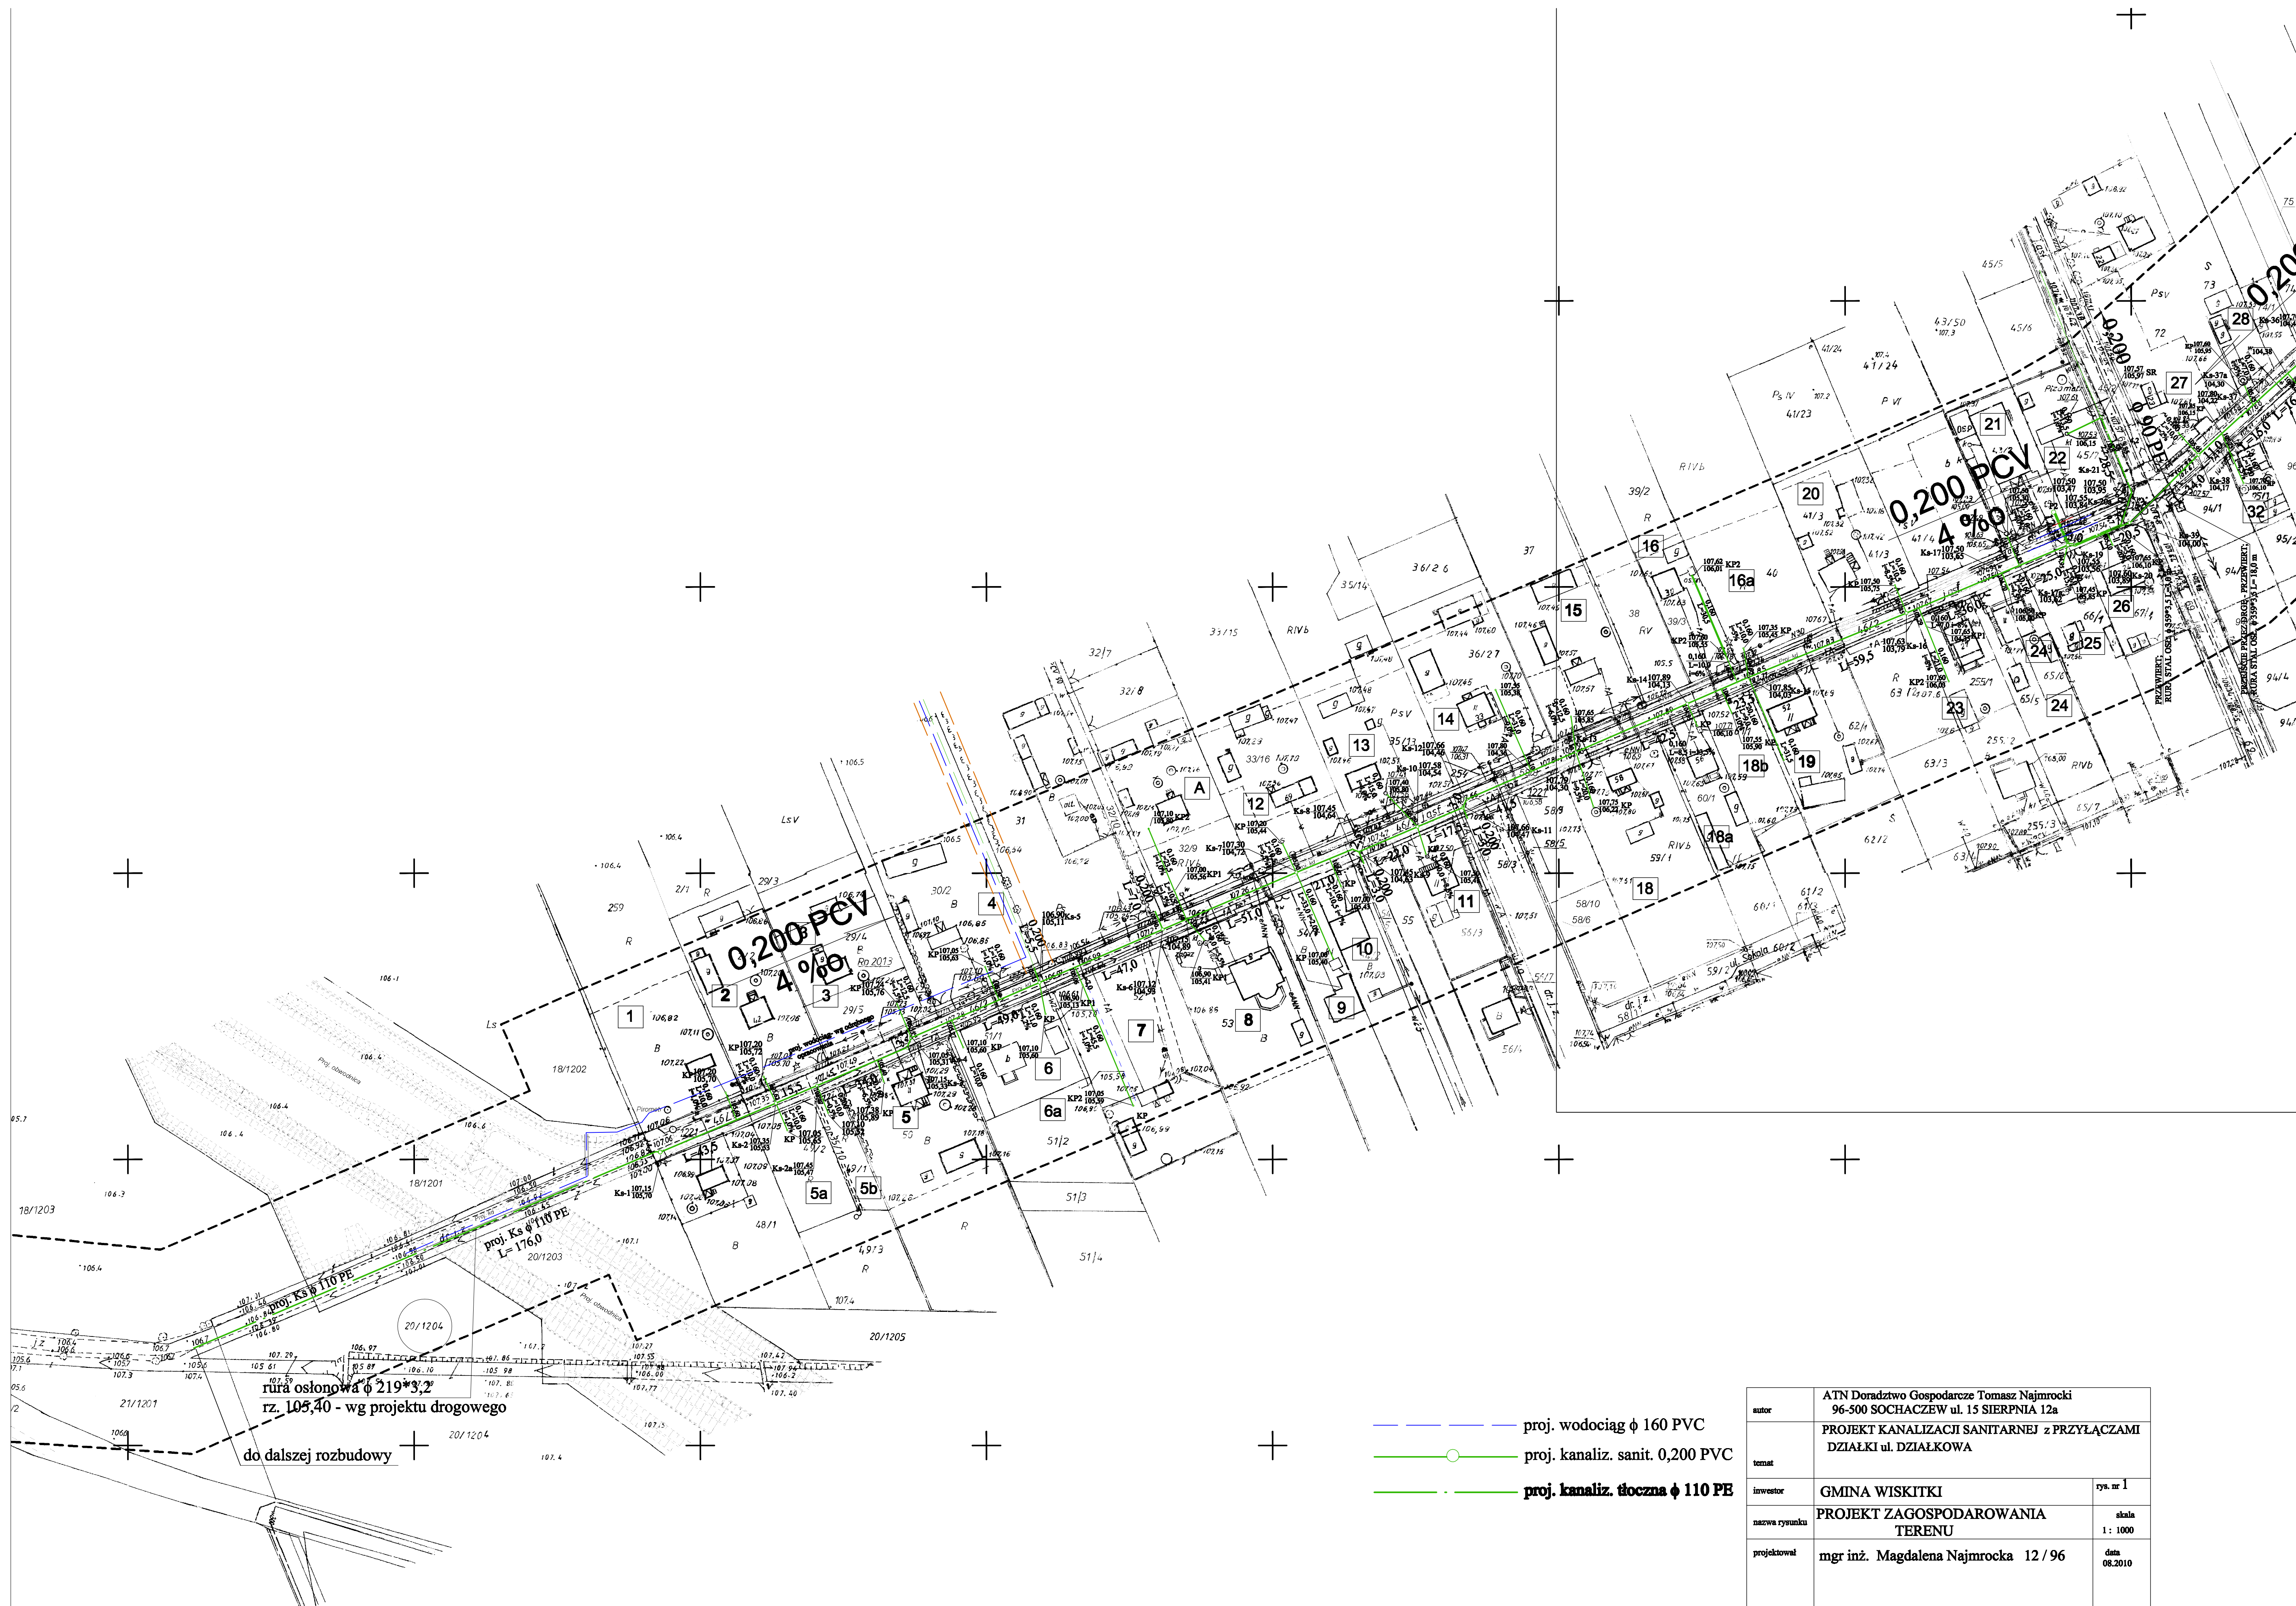

- proj. wodociąg ϕ 160 PVC
- proj. kanaliz. sanit. 0,200 PVC
- proj. kanaliz. tłoczna ϕ 110 PE

autor	ATN Doradztwo Gospodarcze Tomasz Najmrocki 96-500 SOCHACZEW ul. 15 SIERNIA 12a		
temat	PROJEKT KANALIZACJI SANITARNEJ z PRZYŁĄCZAMI DZIAŁKI ul. DZIAŁKOWA		
inwestor	GMINA WISKITKI	rys. nr 1	
nazwa rysunku	PROJEKT ZAGOSPODAROWANIA TERENU		skala 1 : 1000
projektował	mgr inż. Magdalena Najmrocka 12 / 96		data 08.2010