


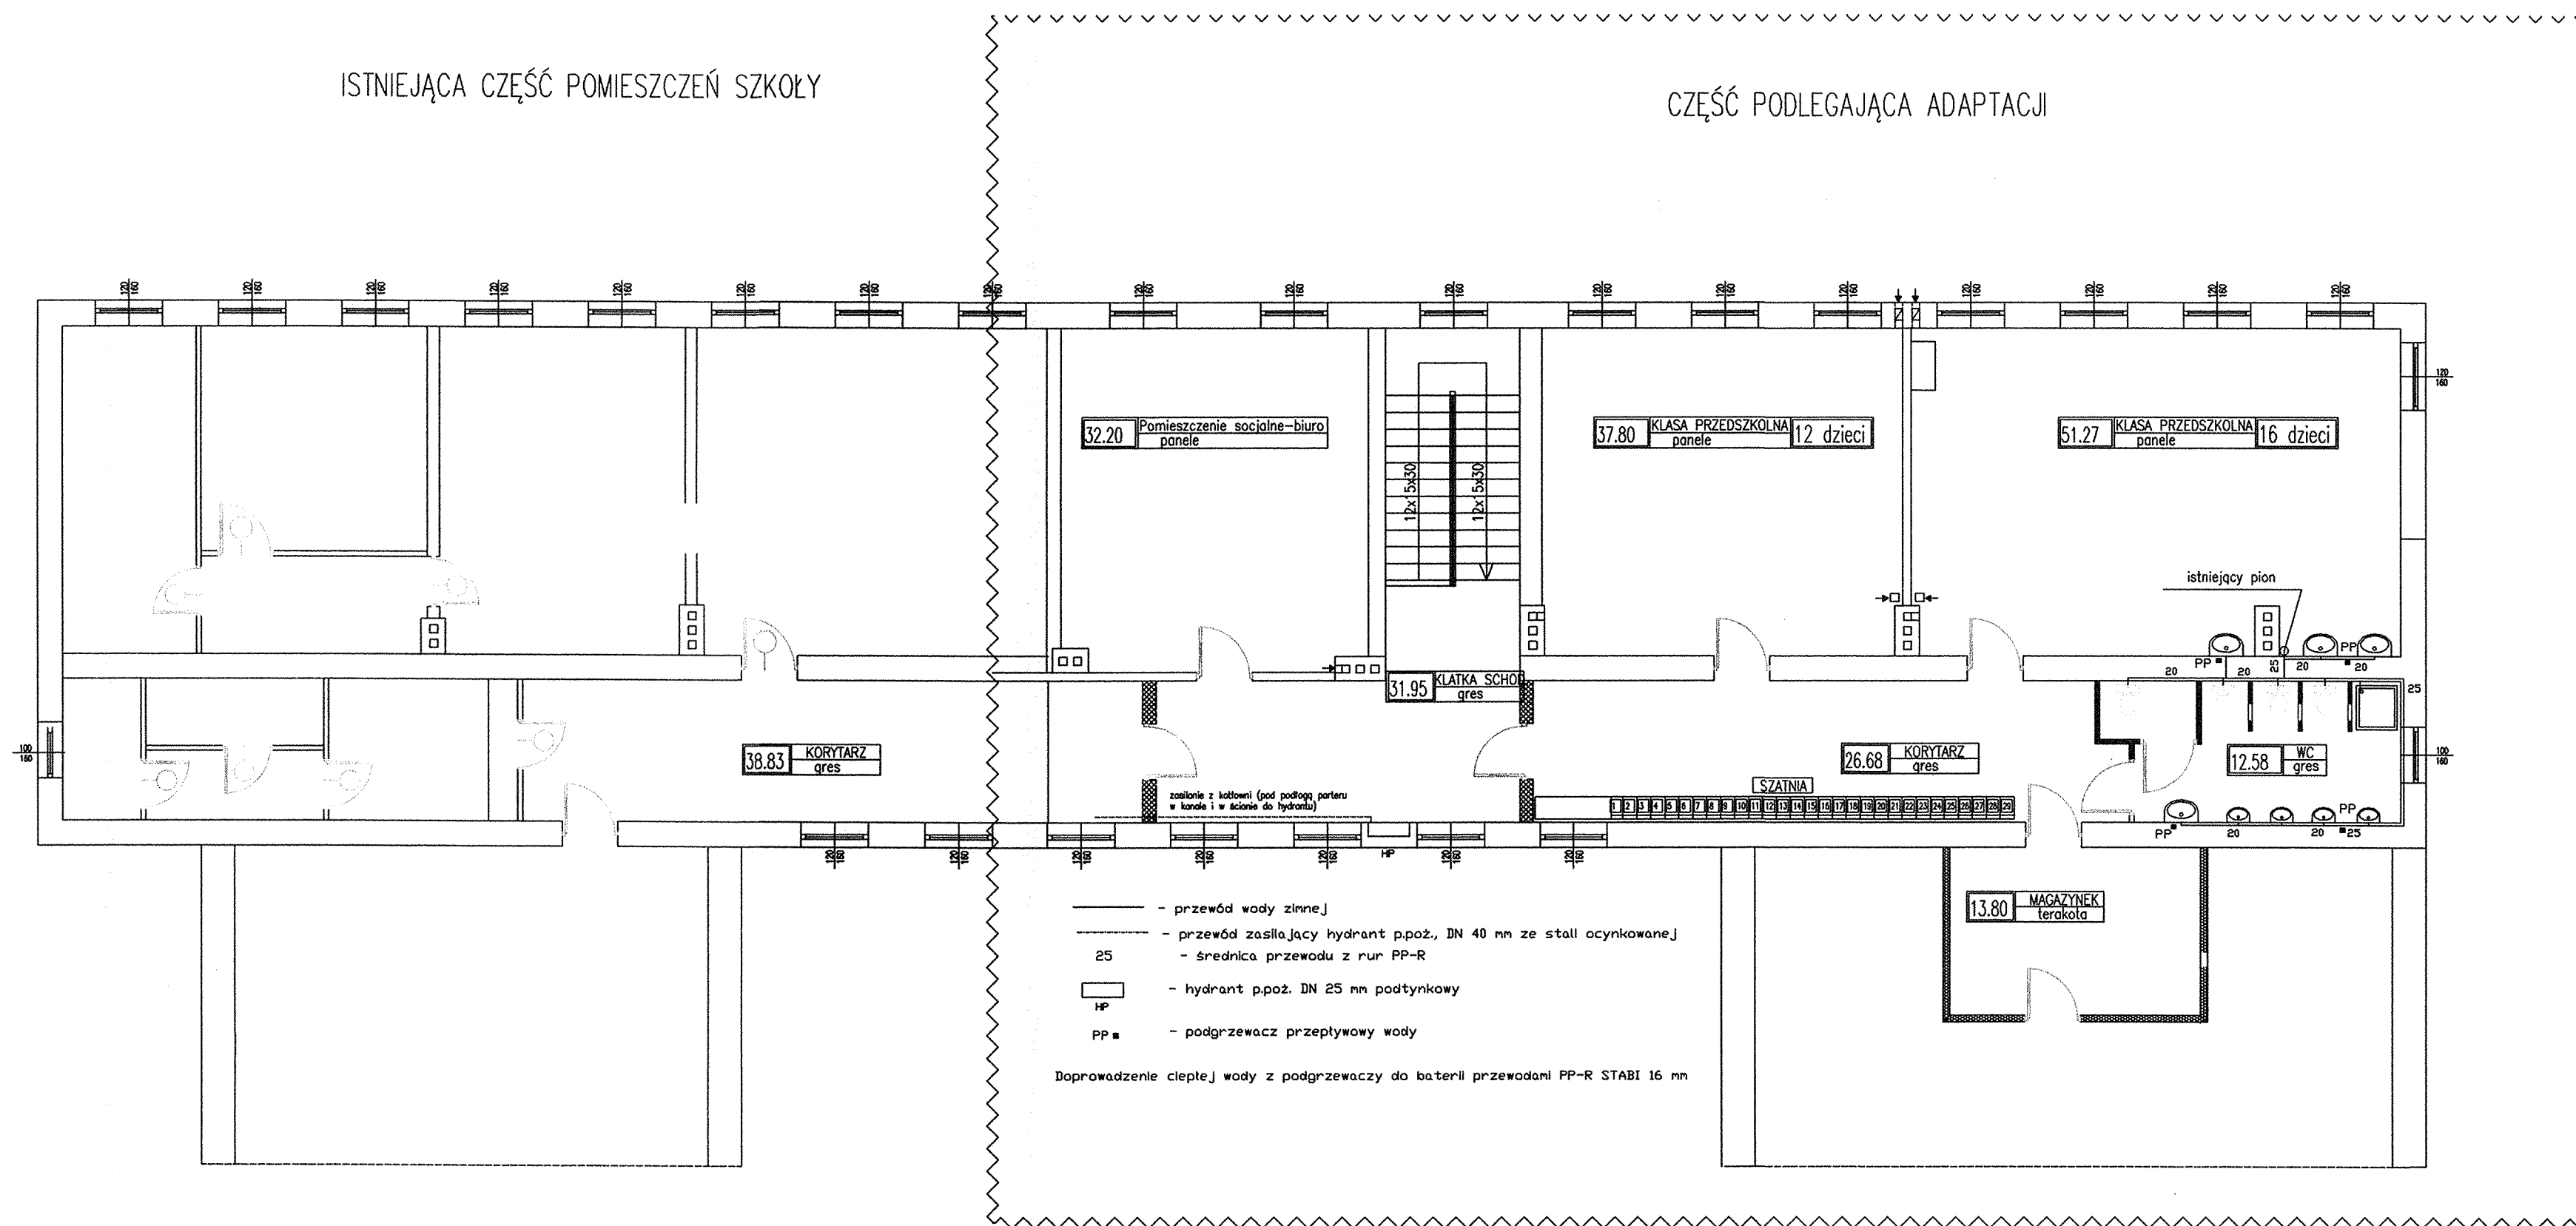

OBIEKT:	ADAPTACJA CZĘŚCI POMIESZCZEŃ SZKOŁY NA PRZEDSZKOLE działka nr ew 374 WSKITKI		
PROJEKT:	DOMPOL EWA GRZESIAK ul. Okulickiego 6B 96-300 Żyrardów e-mail: ewa.grzesiak@poczta.fm tel.: 601-378-952		INWESTOR: NZOZ "ESKULAP" ul. Wyspiańskiego 6 96-300 Żyrardów NZOZ "PODSTAWOWA OPIEKA MEDYCZNA" ul. Moniuszki 40 96-300 Żyrardów
NAZWA RYSUNKU:	RZUT PIĘTRA INSTALACJA WODNA I P.POŻ.		DATA: sierpień 2007
	Imię i nazwisko:	Nr uprawnień:	Podpis:
Projektant:	mgr inż. Andrzej Kuciński	MAZ/0170/P005/05	
			SKALA: 1:100
			BRANŻA: instalacyjna
			NR RYS.: 1