


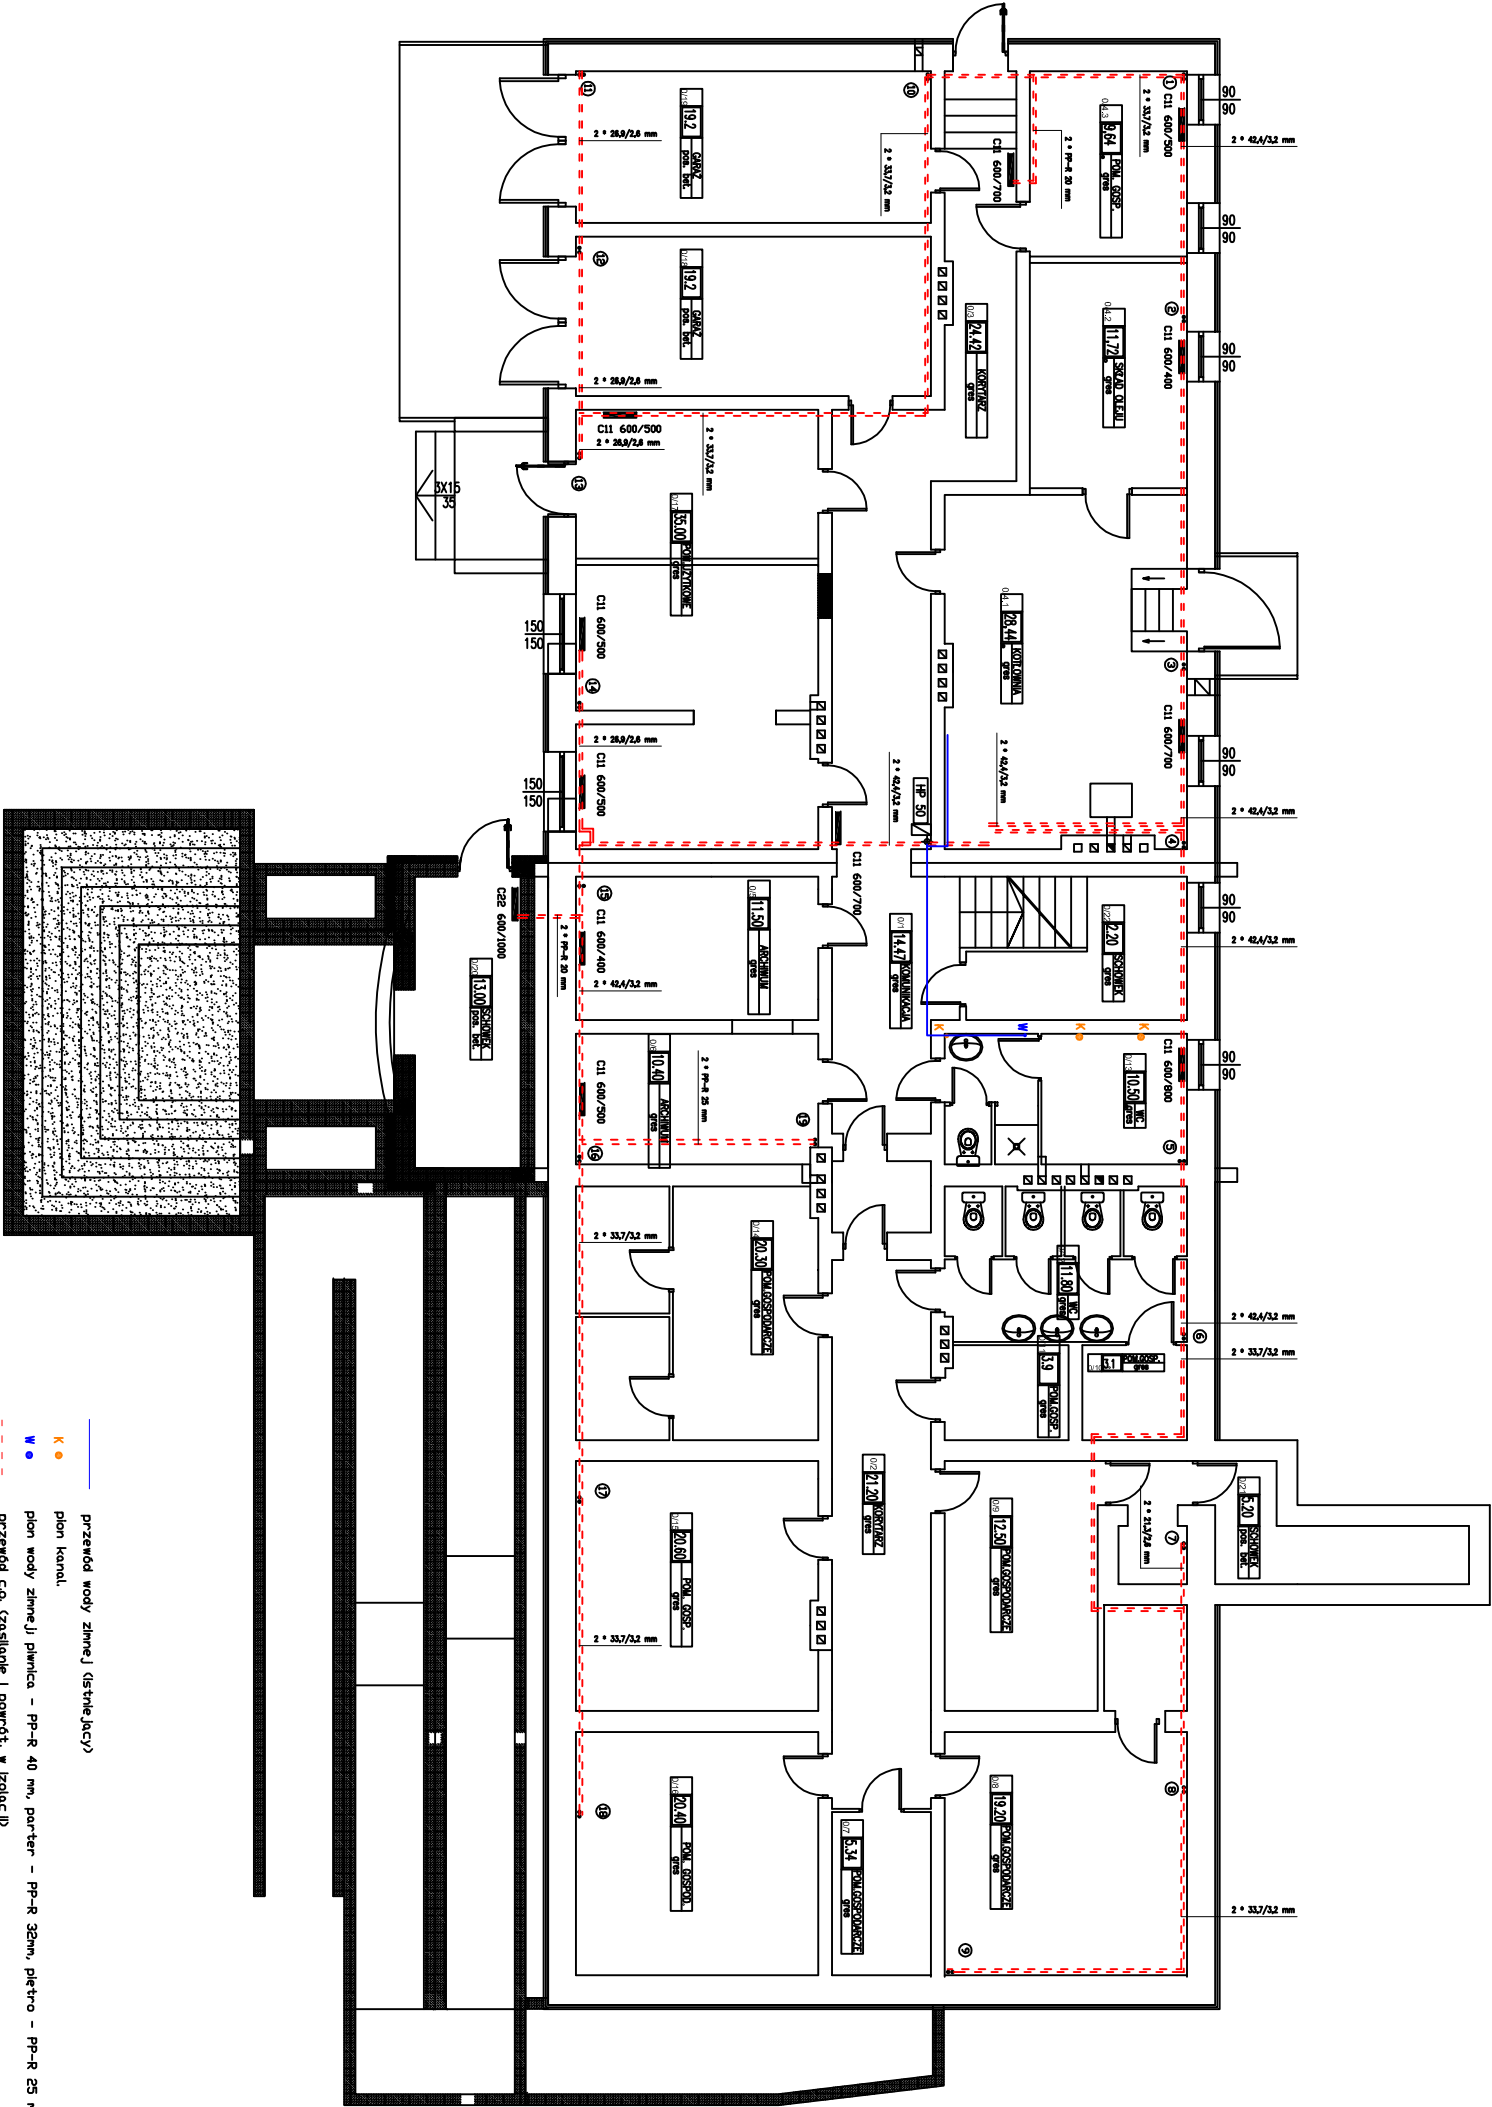

- przewód wody zimnej (distribucyjny)
- plan kanalizacji
- plan wody zimnej (pływnica - PP-R 40 mm, parter - PP-R 32mm, piętro - PP-R 25 mm)
- przewód c.o. (zasilanie i powrót w izolacji)
- plan c.o.
- grzejnik

OBJEKT:	ROZBUDOWA I PRZEBUDOWA BUDYNKU- BUDOWA PODŁAZU DLA OSÓB NIEPEŁNOSPRAWNYCH URZĘDU GMINY WISKITKI ul. Kościuszki 1 Wiskitki			
	INWESTOR:			
	DOMIPOL EWA GRZEŚIAK ul. Okulickiego 6B 96-300 Żywardów e-mail: ewa.grzesiak@poczta.fm tel.: 601-578-952			
	GMINA WISKITKI ul. Kościuszki 1 96 - 315 Wiskitki			
DATA: lipiec 2022	RZUT PIWNIC - REMONT		Faza: proj. budowl.	
	INSTALACJI WOD.-KAN. C.O. I P.POŻ.		Skala: 1:100	
	Inicjator:		Status: instal. sanitarne	
	Wykonanie:		WZ/MT/PROJ/05	
Projektant:	mgr inż. Marcin Kuchel		WZ/MT/PROJ/05	
1		1		1
1		1		1