


Mapa do celów projektowych

Miejscowość	JESIONKA
m.	143805_2.Wiskitki
obręb	143805_2.0013 Jesionka
dz.	147
skala:	1:1000
Układ współrzędnych prostokątnych płaskich	2000
Układ współrzędnych wysokości	Kronsztadt 86
Oznaczenie granic aktualizowanego obszaru	
Nie wyklucza się istnienia w terenie urządzeń podziemnych, dla których było brak informacji branżowych i nie zostały odnalezione w terenie w czasie inwentaryzacji geodezyjnej	
Przedstawiona sytuacja jest zgodna ze stanem faktycznym na gruncie na dzień	27.07.2014
Mapę wykonano bez służebności gruntowych	

USŁUGI GEODEZYJNE
Jan Frelak
96-300 Żyrardów, ul. 1 Maja 41 pok. 49
tel. 46 855 37-60, kom. 0-601 983-605
NIP 838-103-64-70, upr. G.U.G. i K. nr 1423

Geodeta Uprawniony
Jan Frelak
Uprawnienie GUGiK nr 1423

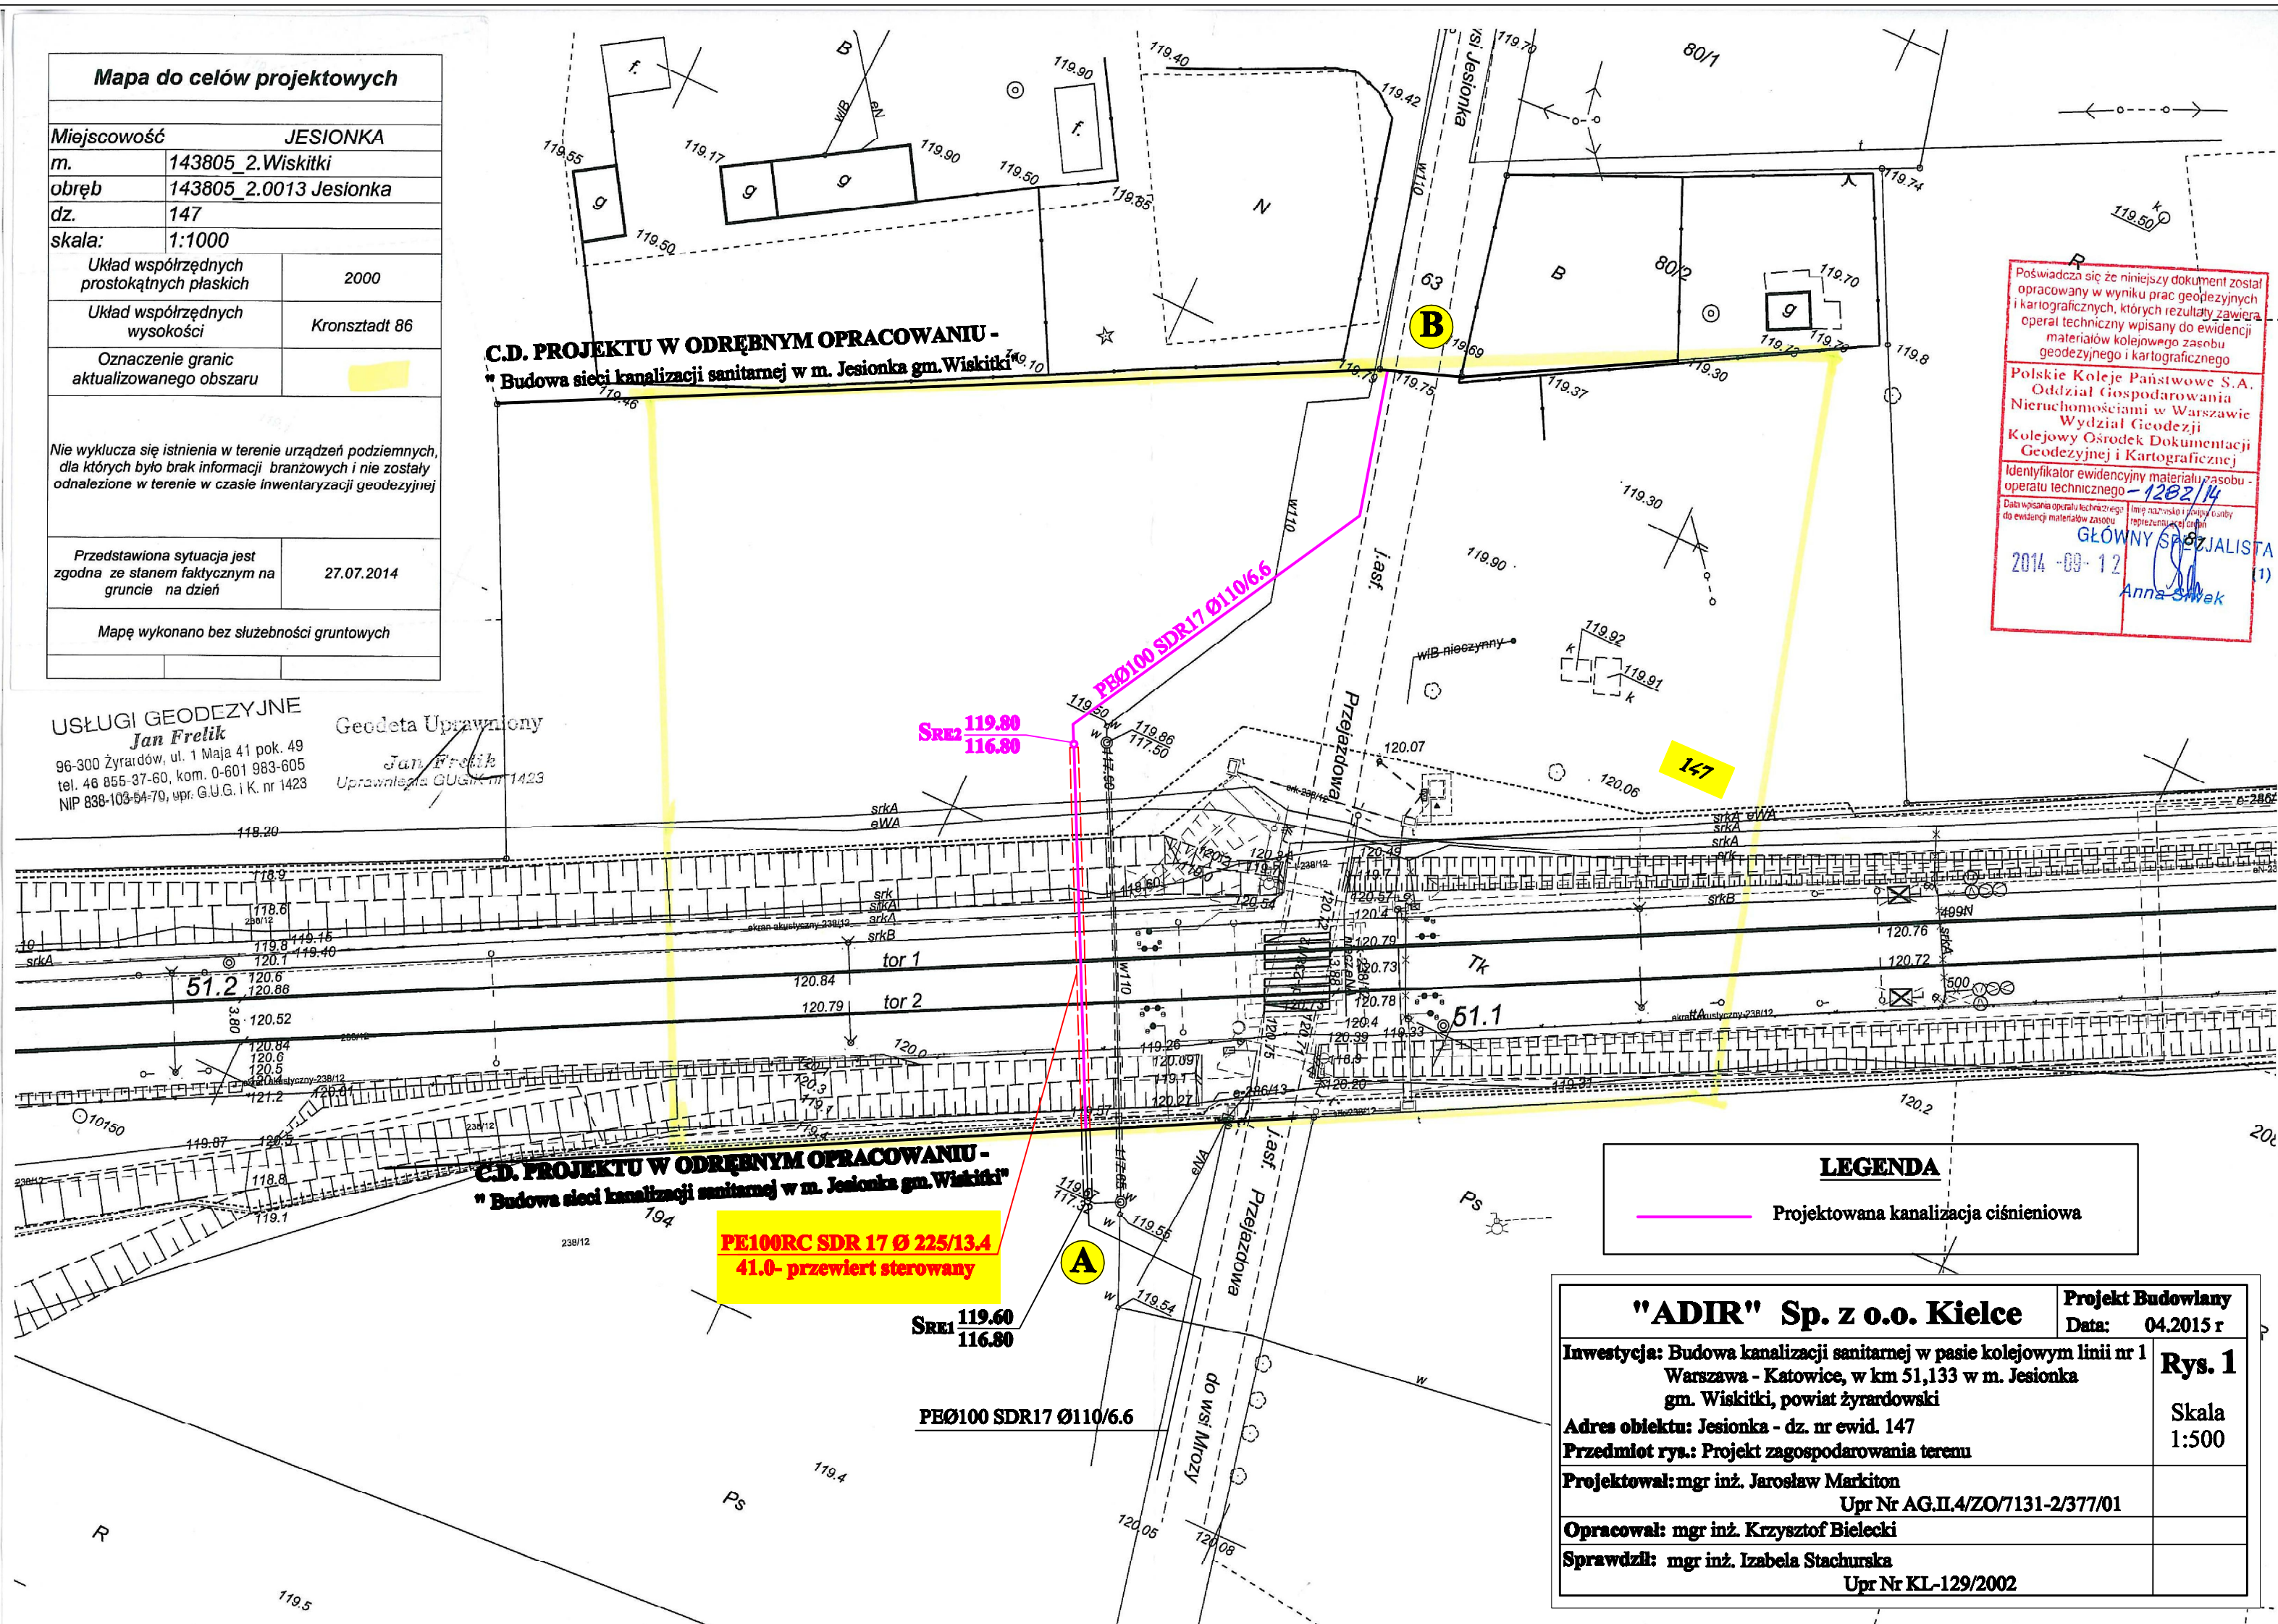

Poświadczam, że niniejszy dokument został opracowany w wyniku prac geodezyjnych i kartograficznych, których rezultaty zawiera operat techniczny wpisany do ewidencji materiałów kolejowego zasobu geodezyjnego i kartograficznego
Polskie Koleje Państwowe S.A.
Oddział Gospodarowania
Nieruchomościami w Warszawie
Wydział Geodezji
Kolejowy Ośrodek Dokumentacji
Geodezyjnej i Kartograficznej
Identyfikator ewidencyjny materiału zasobu - operatu technicznego - 1202/14
Data wpisania operatu technicznego - 2014-09-12
GŁÓWNY SPECJALISTA
Anna Szwed

LEGENDA

Projektowana kanalizacja ciśnieniowa

"ADIR" Sp. z o.o. Kielce

Projekt Budowlany
Data: 04.2015 r.

Inwestycja: Budowa kanalizacji sanitarnej w pasie kolejowym linii nr 1
Warszawa - Katowice, w km 51,133 w m. Jesionka
gm. Wiskitki, powiat żyrardowski

Rys. 1

Adres obiektu: Jesionka - dz. nr ewid. 147

Skala
1:500

Przedmiot rys.: Projekt zagospodarowania terenu

Projektował: mgr inż. Jarosław Markiton

Upr. Nr AG.II.4/ZO/7131-2/377/01

Opracował: mgr inż. Krzysztof Bielecki

Sprawdził: mgr inż. Izabela Stachurska

Upr. Nr KL-129/2002